


責任技術者の氏名

責任技術者	羽曳野 太郎
縮尺	1/100

排水設備等工事設計（竣工）平面図

既設部分については情報の記入は必要ないが、新設部分は必ず情報を記入すること

縮尺も記入する

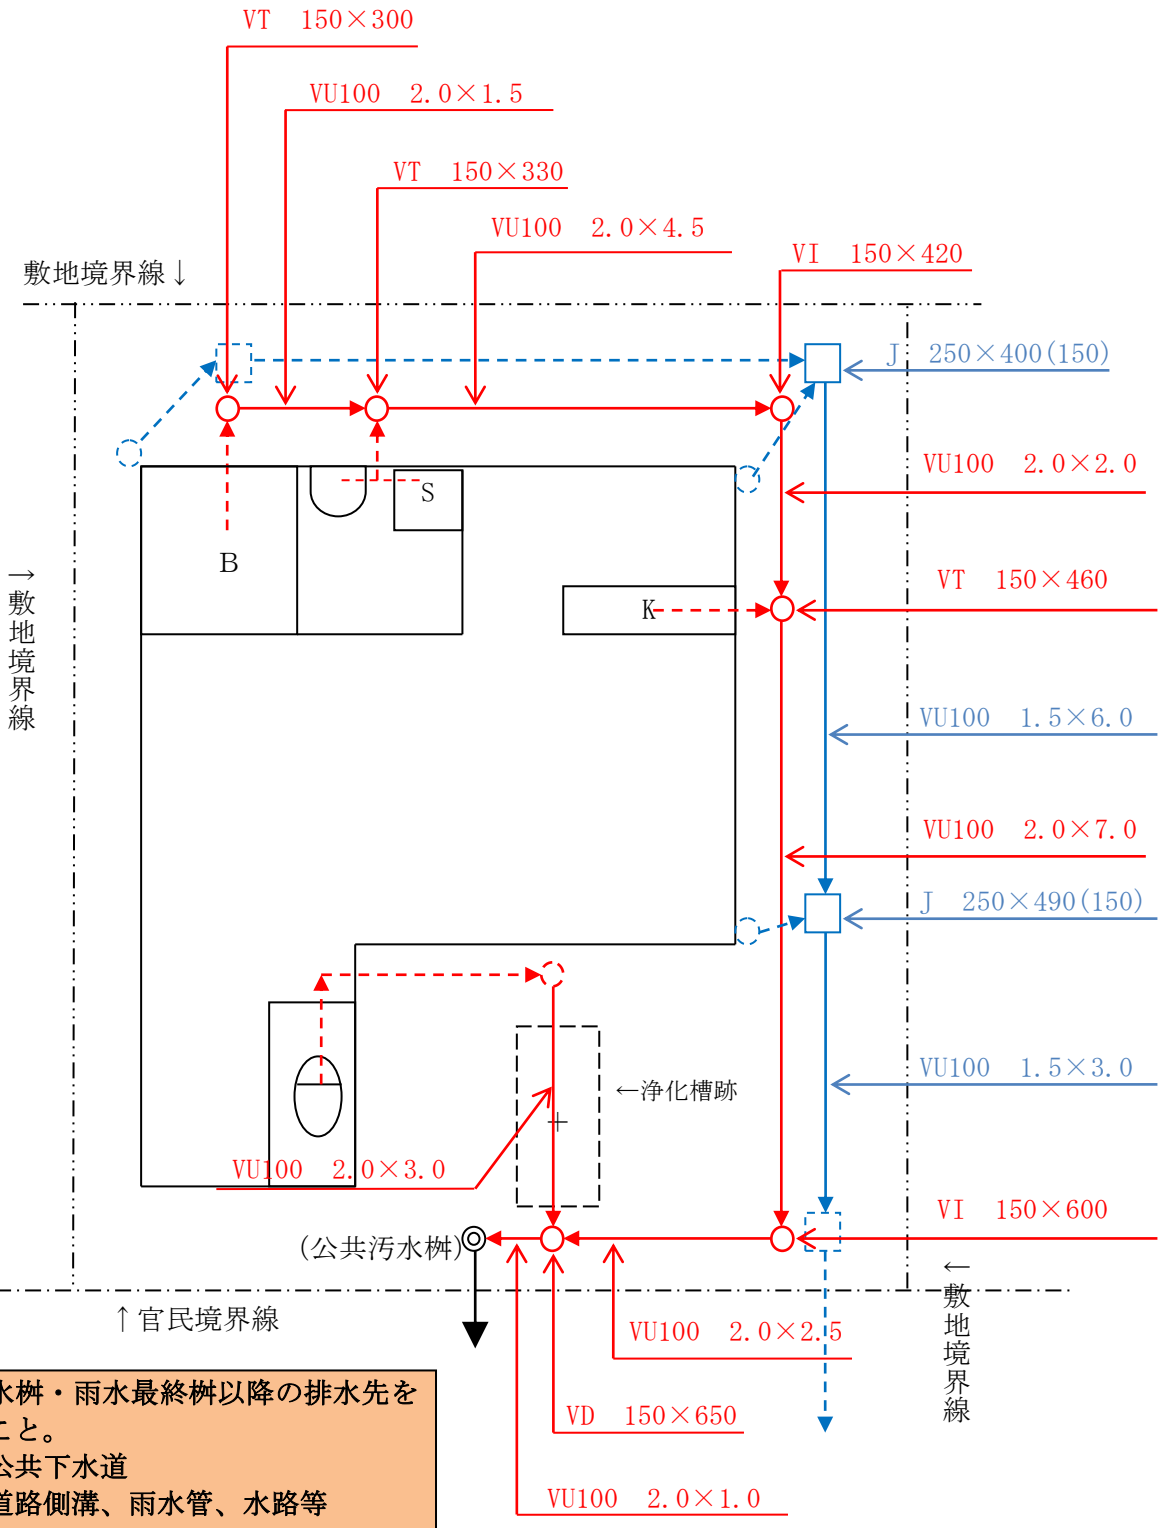

公共汚水枡・雨水最終枡以降の排水先を記入のこと。
 汚水：公共下水道
 雨水：道路側溝、雨水管、水路等